


PLANTA BAIXA ETA
A = 288,00m²
E = 1/50

DIMENSÕES
Unidades (Tanques) de Tratamento


Dimensões - Unidades de Tratamento				
Unidade (Tanque)	Volume [Litros]	Diâmetro (D1) [metros]	Diâmetro (D2) [metros]	Altura (H) [metros]
01	30.000	3,00	3,00	4,20
02	30.000	3,00	3,00	4,20
03	17.000	2,50	2,50	3,50

Dimensões - Unidades de Reservação-R1/ETA				
Unidade (Tanque)	Volume [Litros]	Diâmetro (D1) [metros]	Diâmetro (D2) [metros]	Altura (H) [metros]
04	20.000	2,526	3,200	3,580

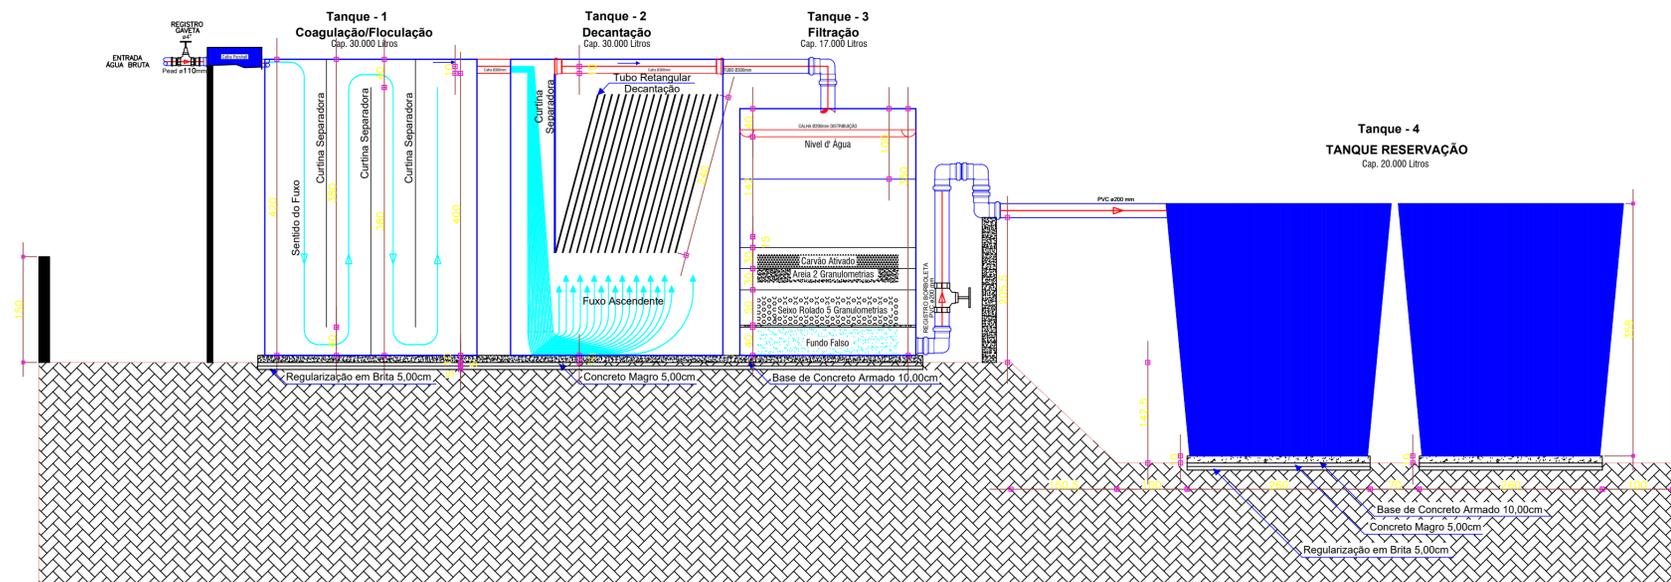

ELEVÇÃO ESTAÇÃO DE TRATAMENTO - ETA
E = 1/50

OBS:
- CONCRETO 30MPA
- MALHA DE FERRO 10X10cm CA-60 6,0mm

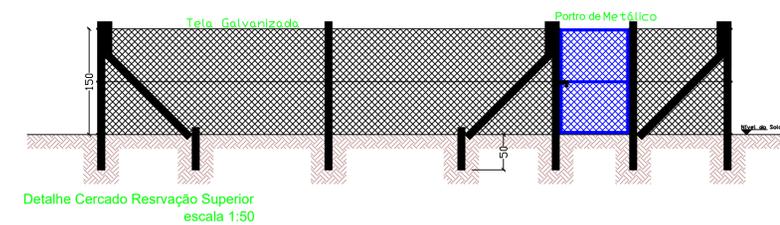

PREFEITURA MUNICIPAL DE ALPESTRE
 Rua Municipal, 100 - Centro - Alpestre - Bahia - CEP: 45.000-000
 Fone: (71) 3633-1111 - Fax: (71) 3633-1112

Readequação Sistema de Abastecimento de Água

Estação Tratamento Água - ETA - Capacidade 30.00m³/h

Sistema de Abastecimento de Água

PROPOSTA: []
 PROJETO: []
 EXECUÇÃO: []

VISTO: _____

VISTO: _____

DATA: _____

ESCALA: 1/50

FEVEREIRO/2020

REVISÃO: R1

PÁGINA: 01/10

ARQUIVO: A1