




Instalação Poço Artesiano

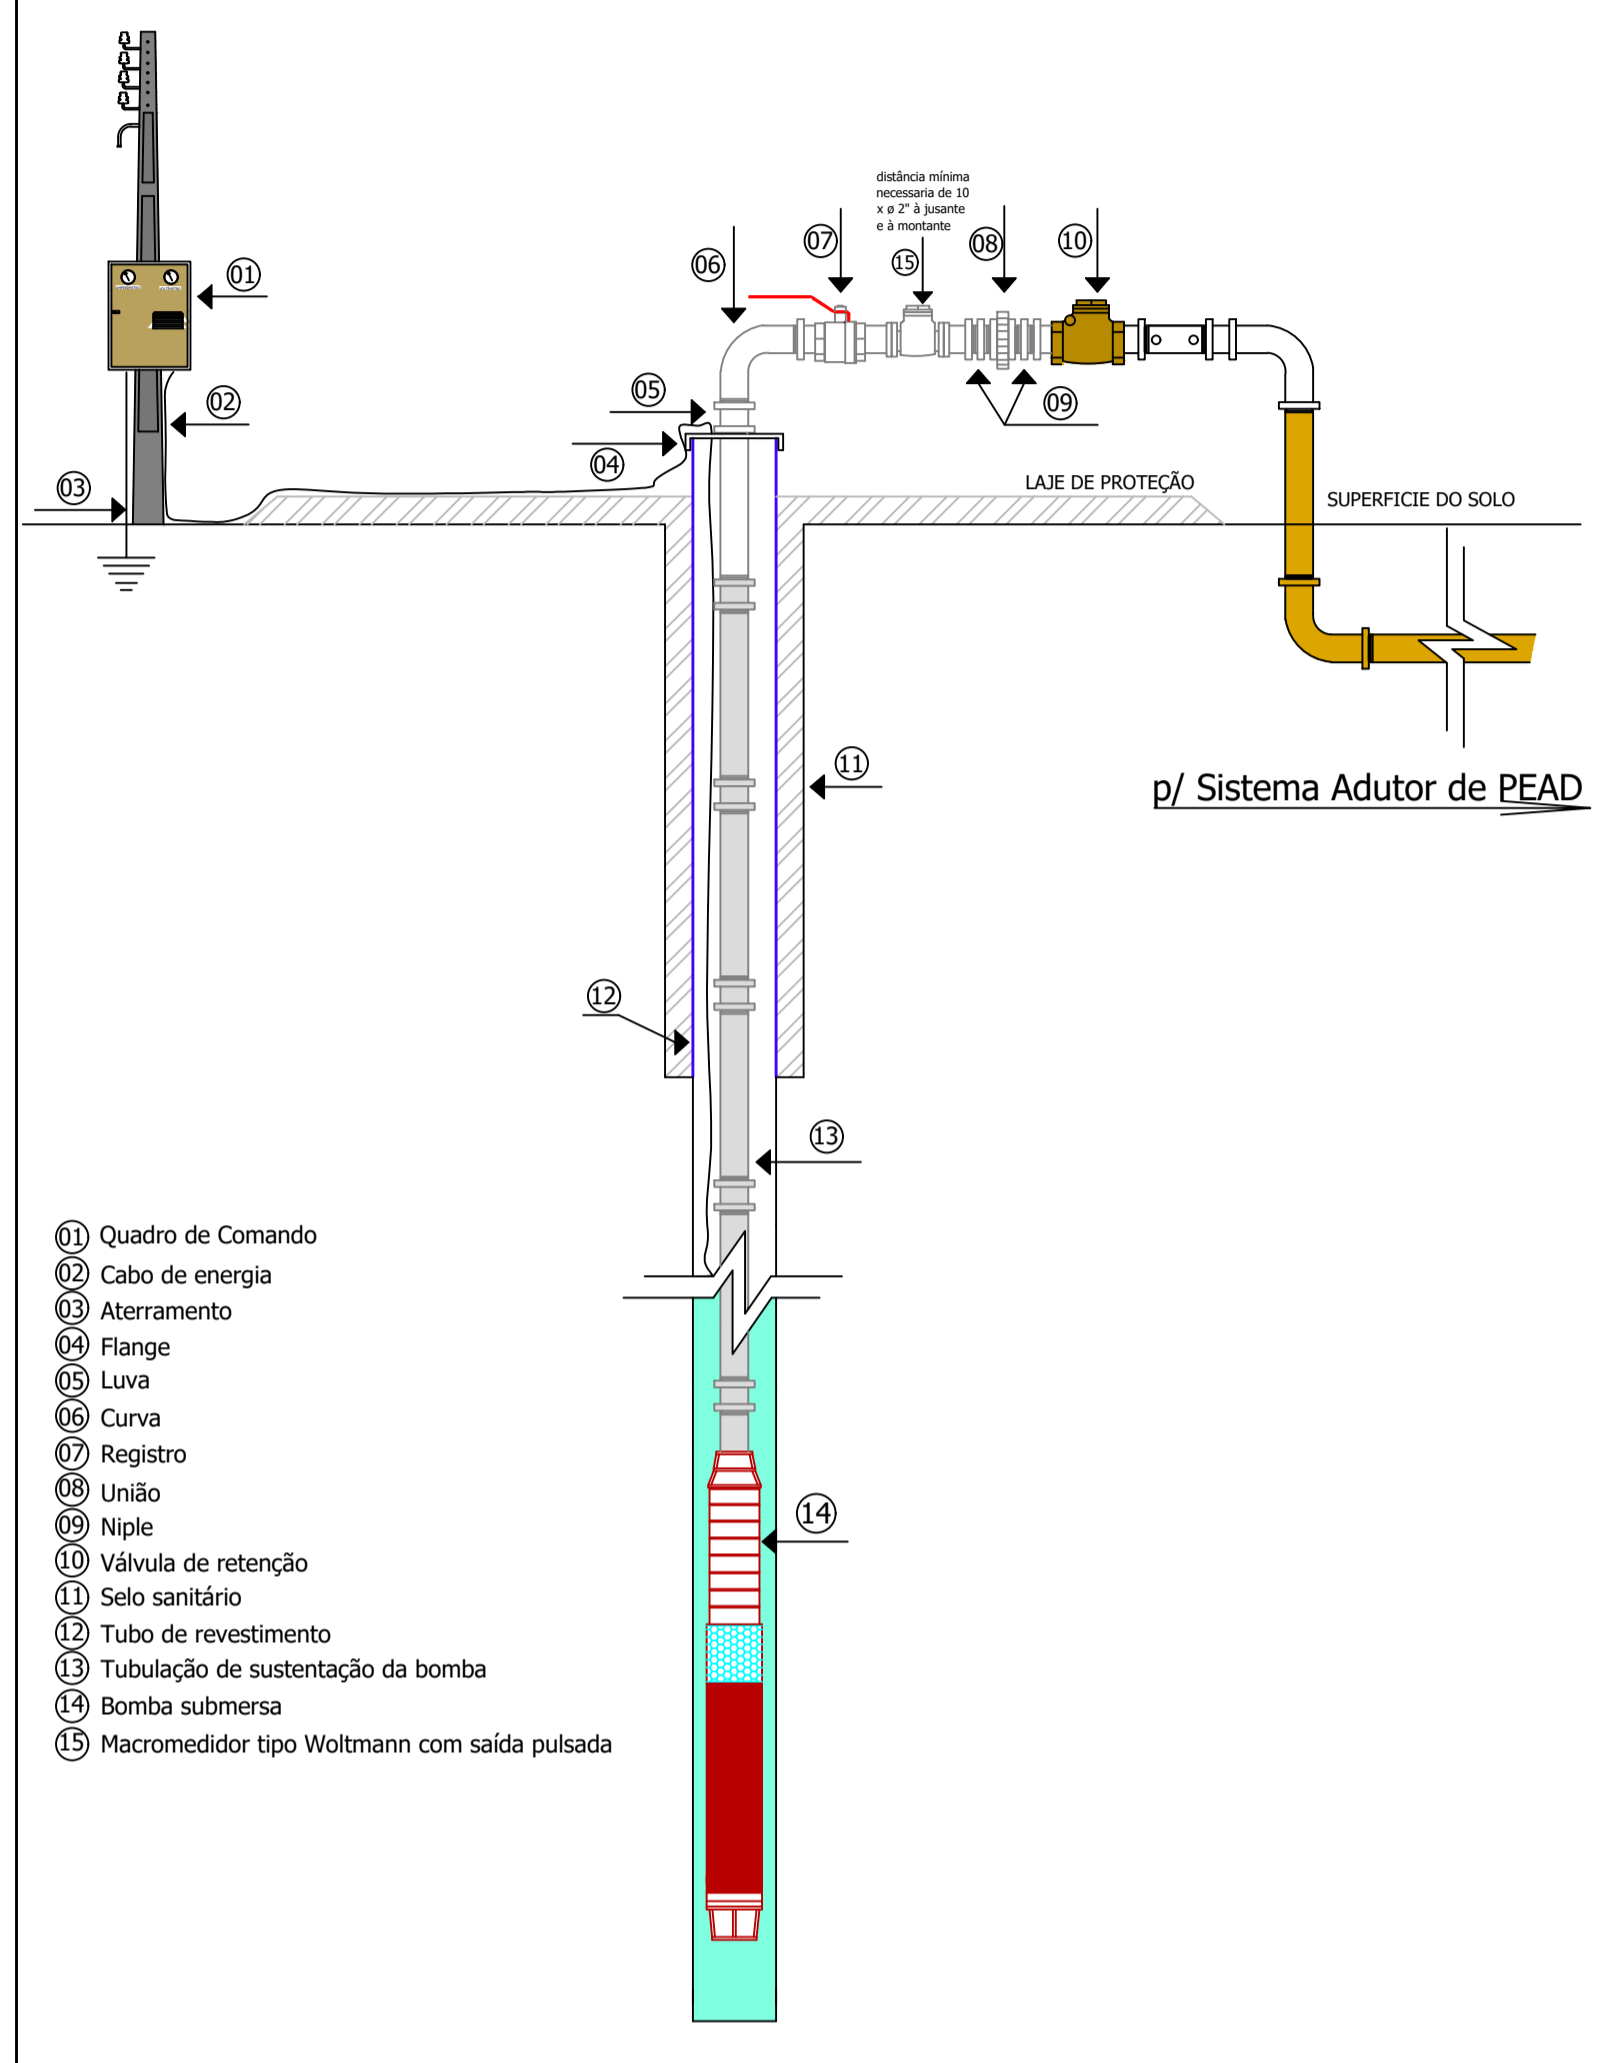


- 11 Quadro de Comando
- 12 Cabo de energia
- 13 Aterramento
- 14 Flange
- 15 Luva
- 16 Curva
- 17 Registro
- 18 União
- 19 Niple
- 10 Válvula de retenção
- 11 Selo sanitário
- 12 Tubo de revestimento
- 13 Tubulação de sustentação da bomba
- 14 Bomba submersa
- 15 Macromedidor tipo Woltmann com saída pulsada

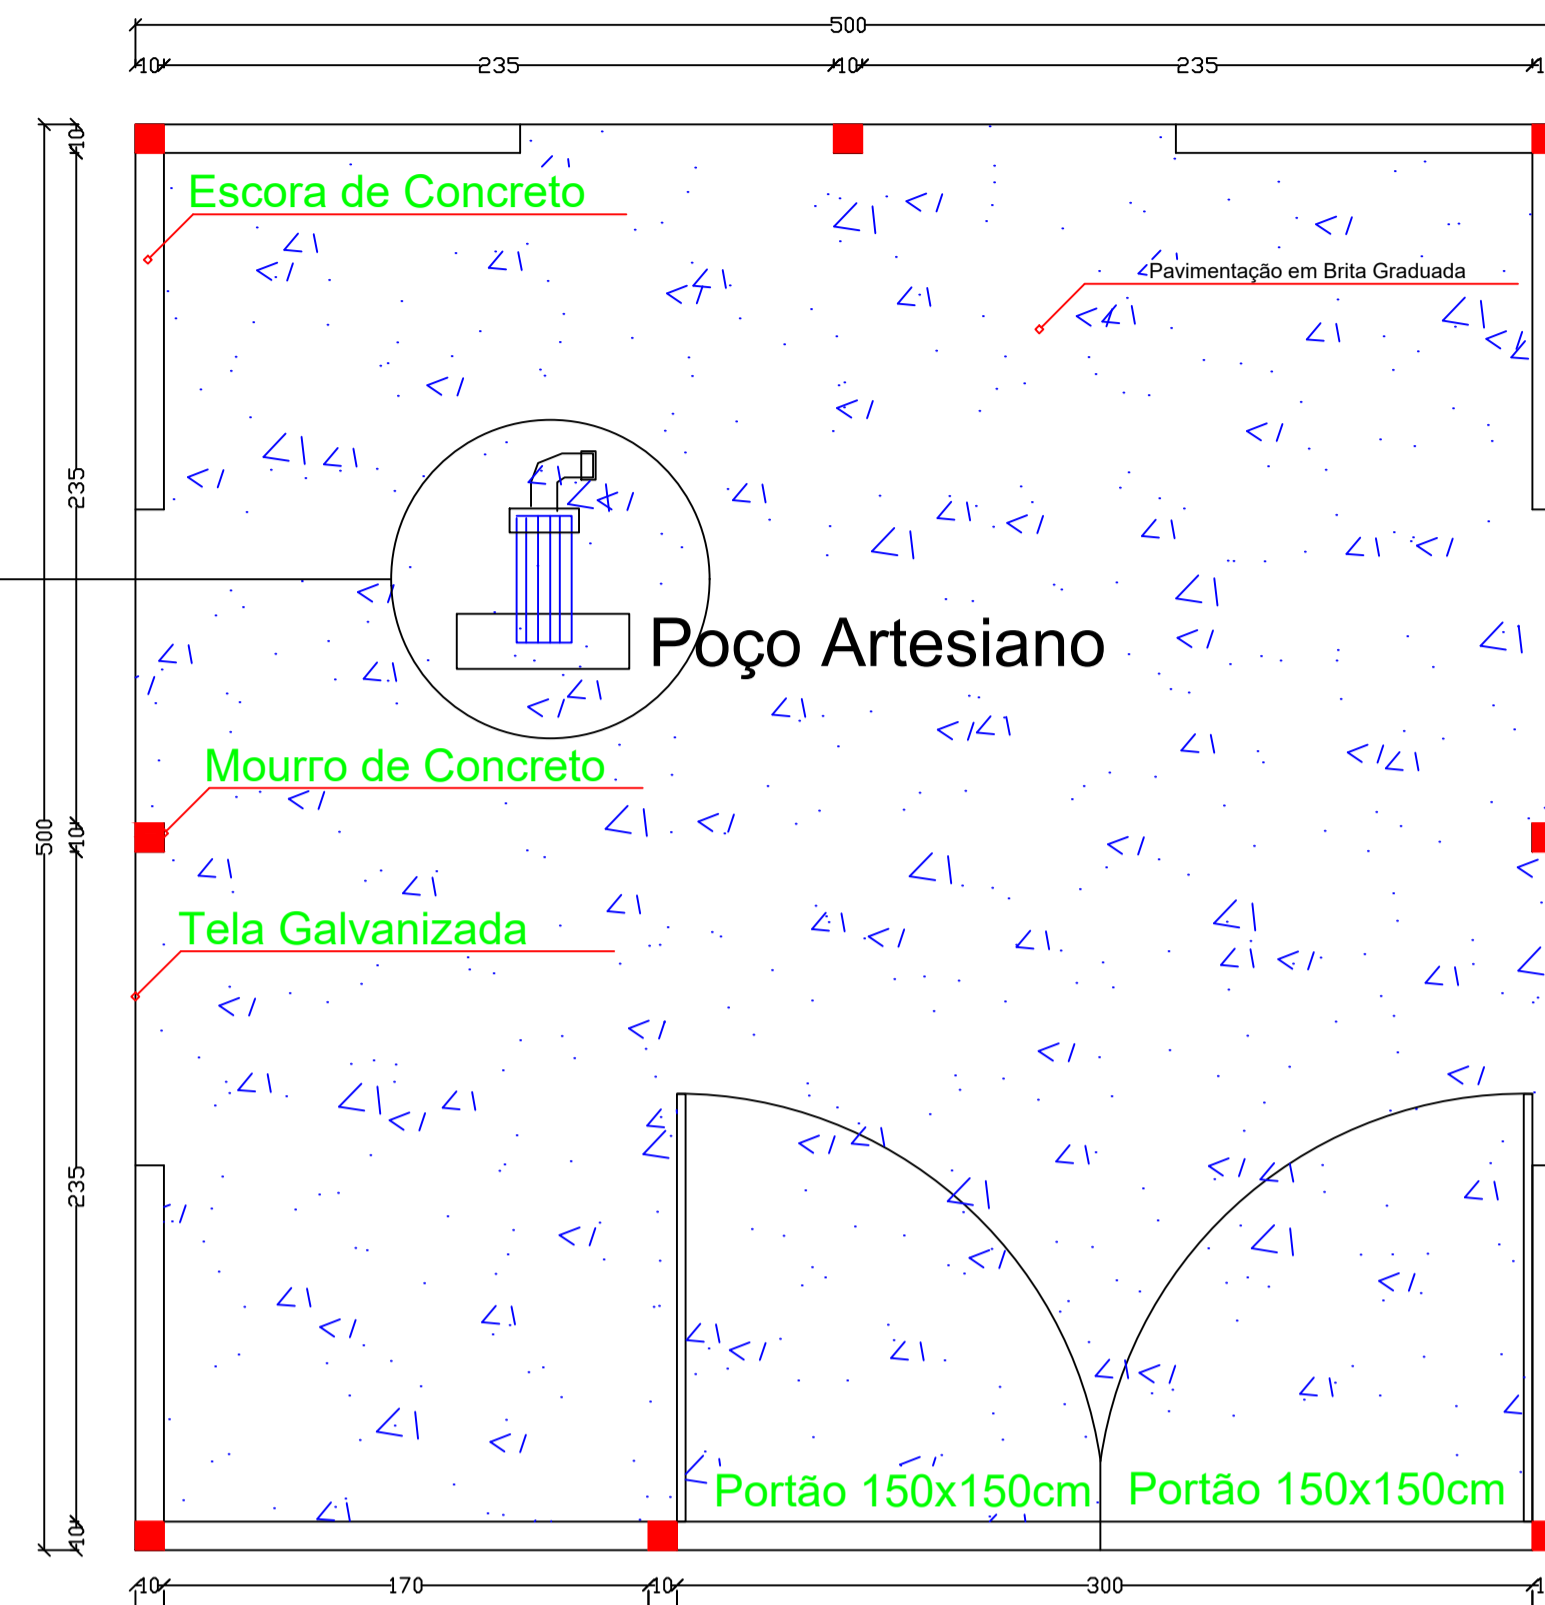

Planta Baixa da Cerca Proteção do Poço Artesiano
escala 1:50

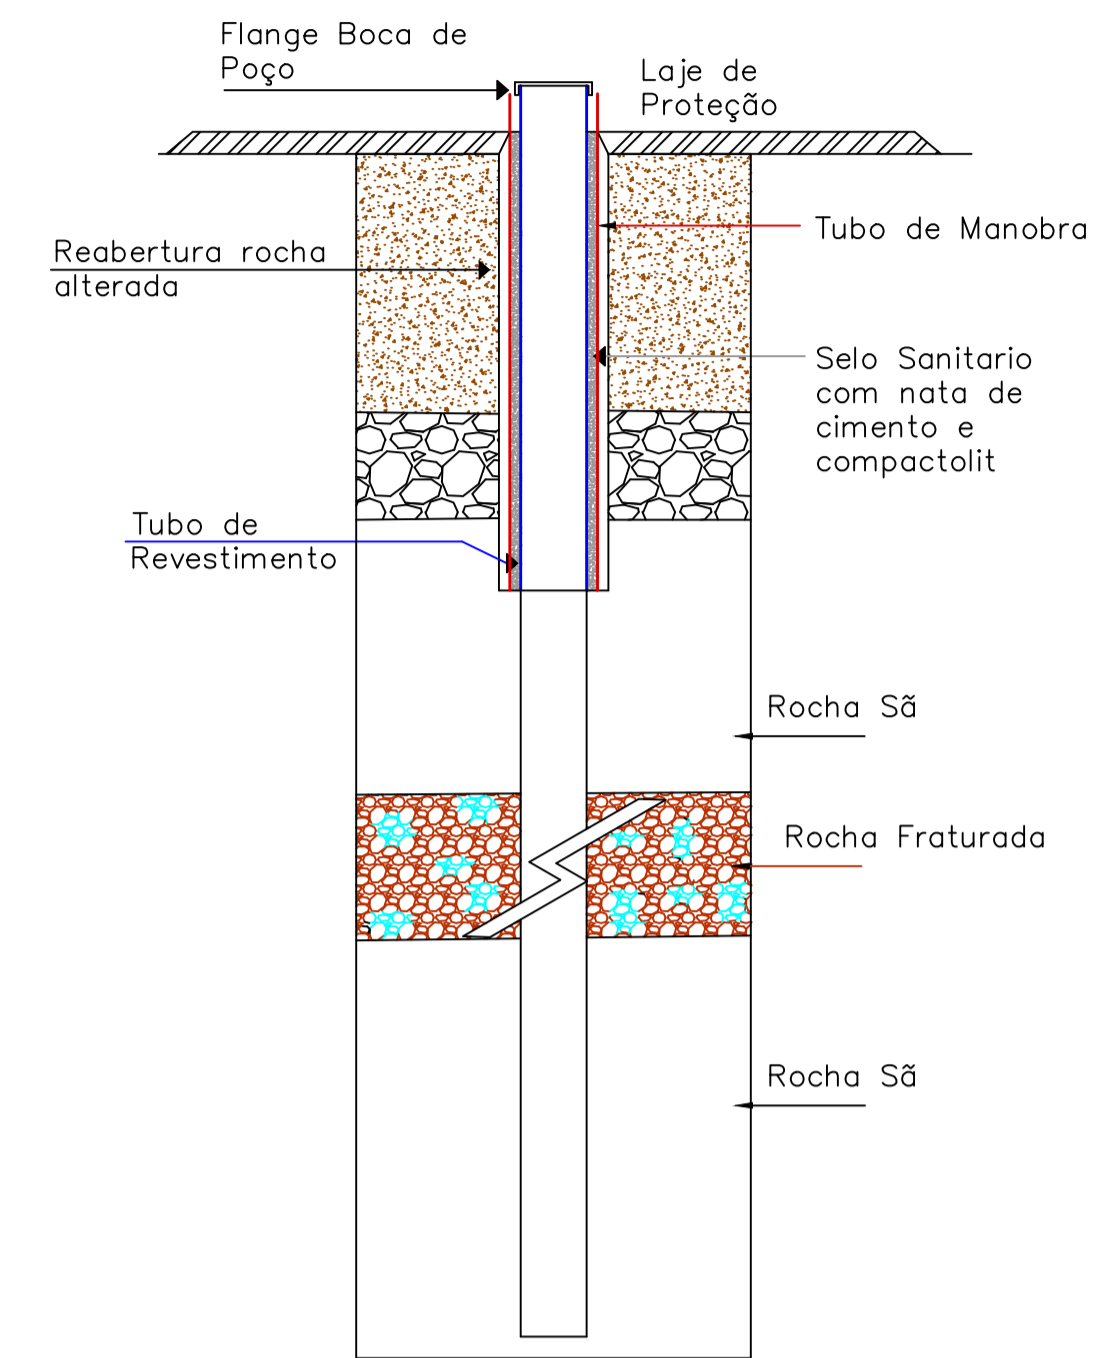

Portão Duplo 1,5m x 1,5m
Quadro Metálico c/
Tela Galvanizada

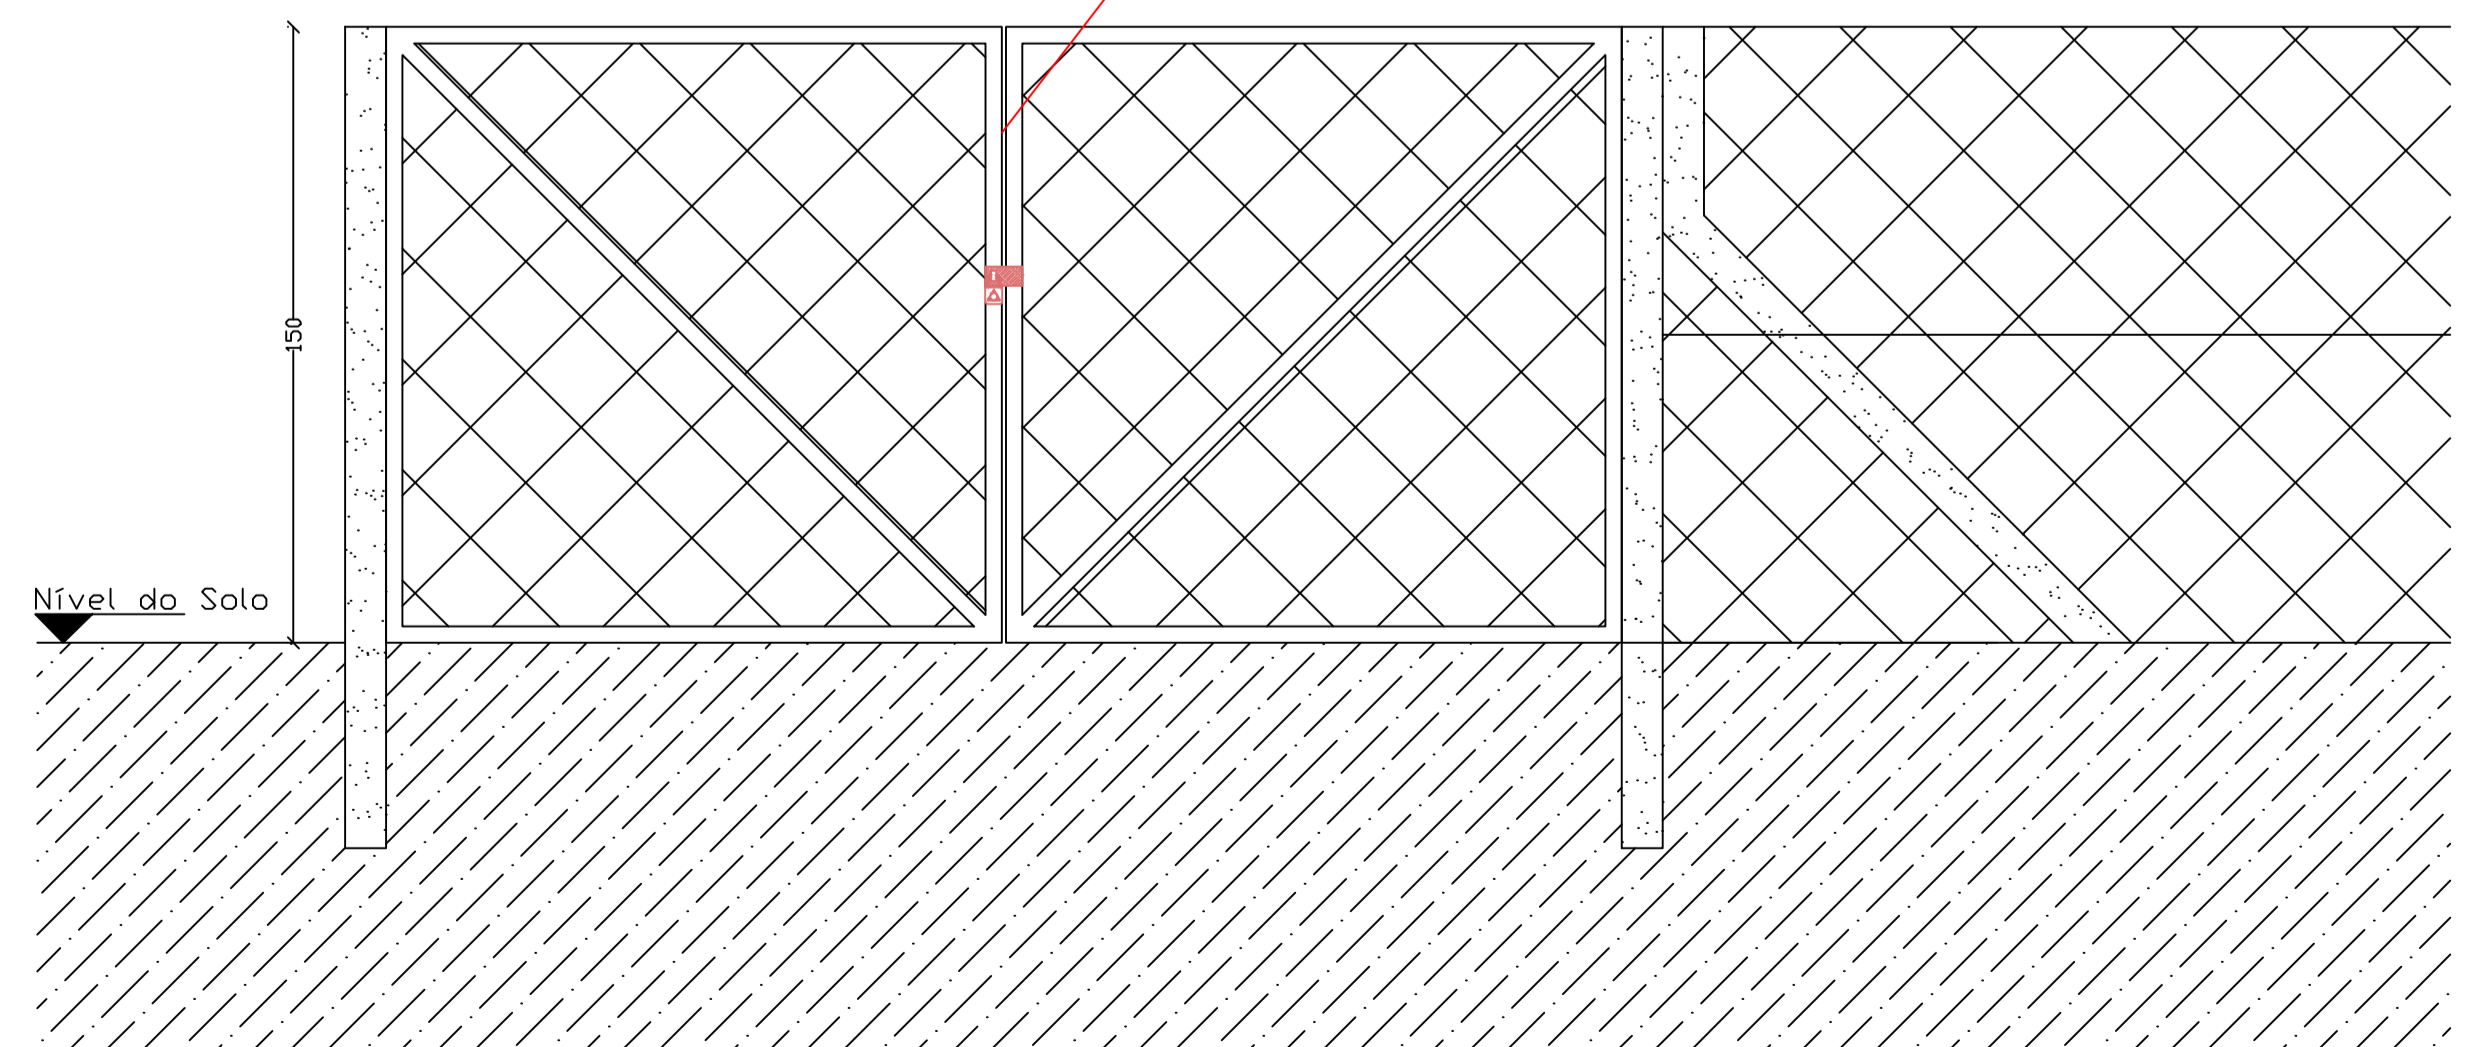

Detalhe Cercado

Interessado:	Município de Alpestre / RS	
Obra:	Sistema de Abastecimento de Água	
RESP. TÉCNICO:	Daniel Zanetin Engenheiro Civil Crea/SC 083.928-3	
Detalhes:	Instalação do Poço Artesiano e Proteção	
Escala:	1:50	Data: Dezembro/2021
		Planta: 02/03
Local da Obra:	Linha Barra Feia - Zona Rural - Alpestre / RS	